



PIANTA PIANO PRIMO
(scala 1:50)

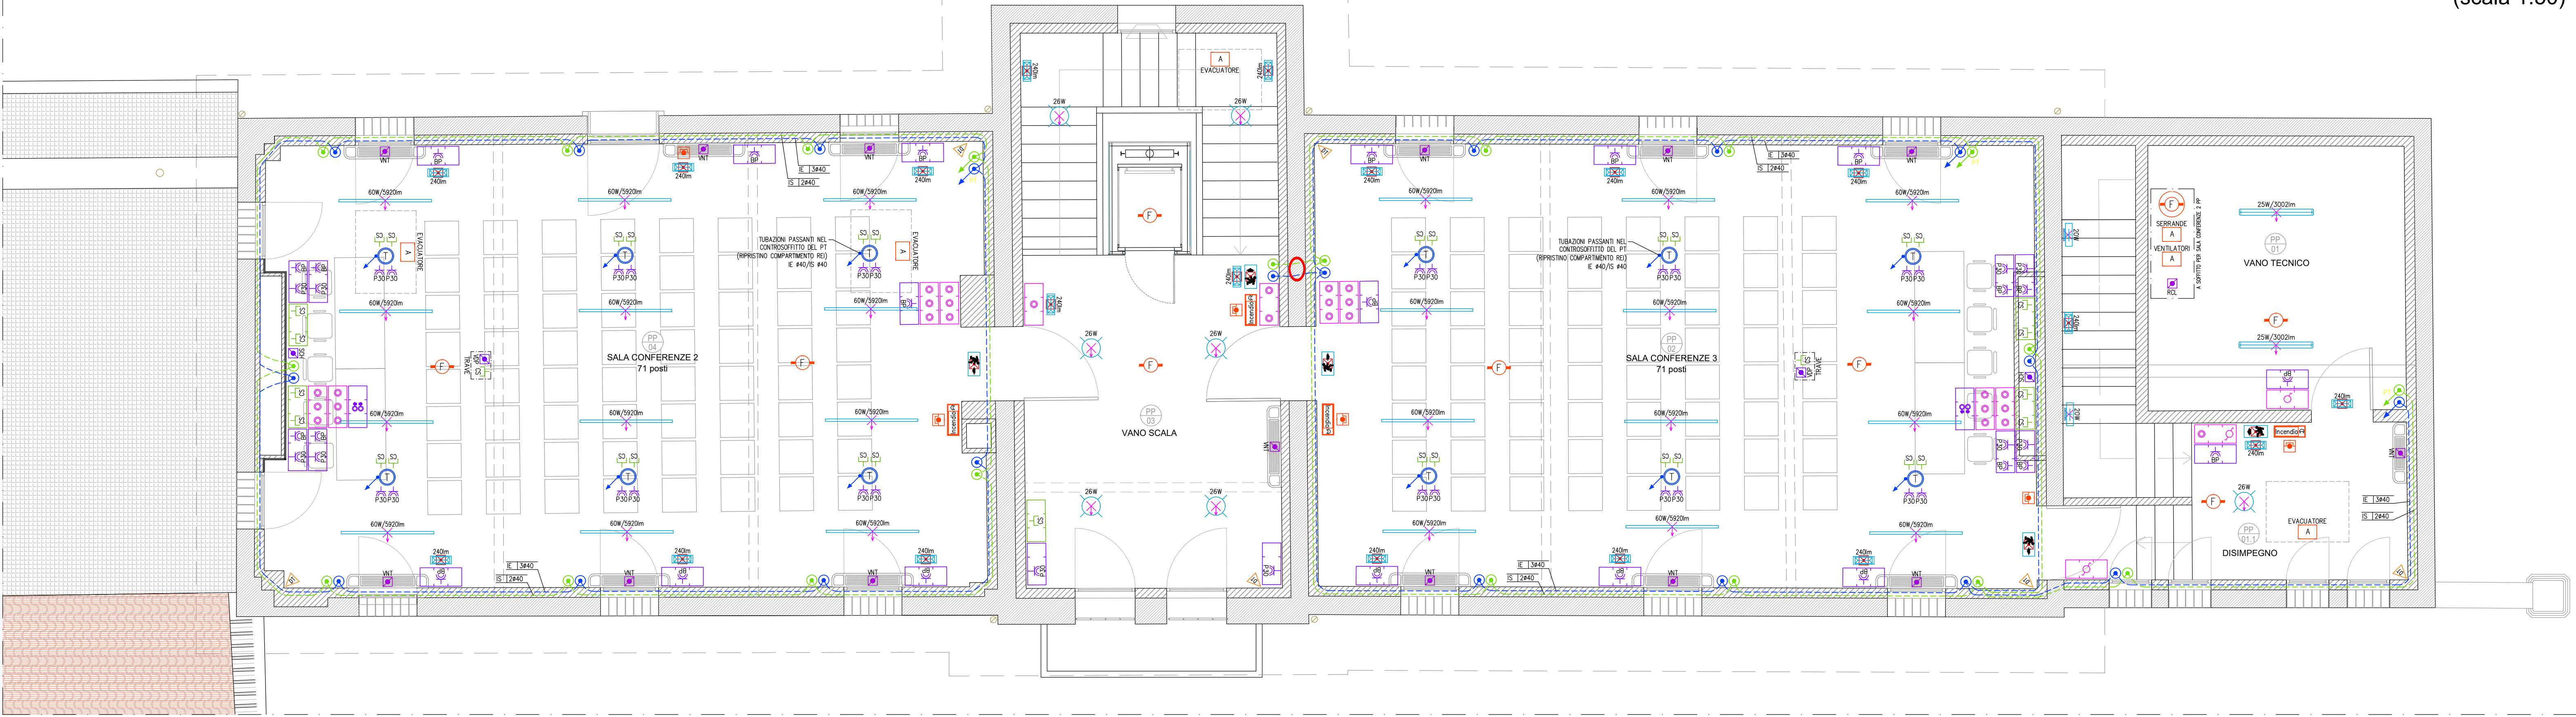


PIANTA PIANO TERRA
(scala 1:50)

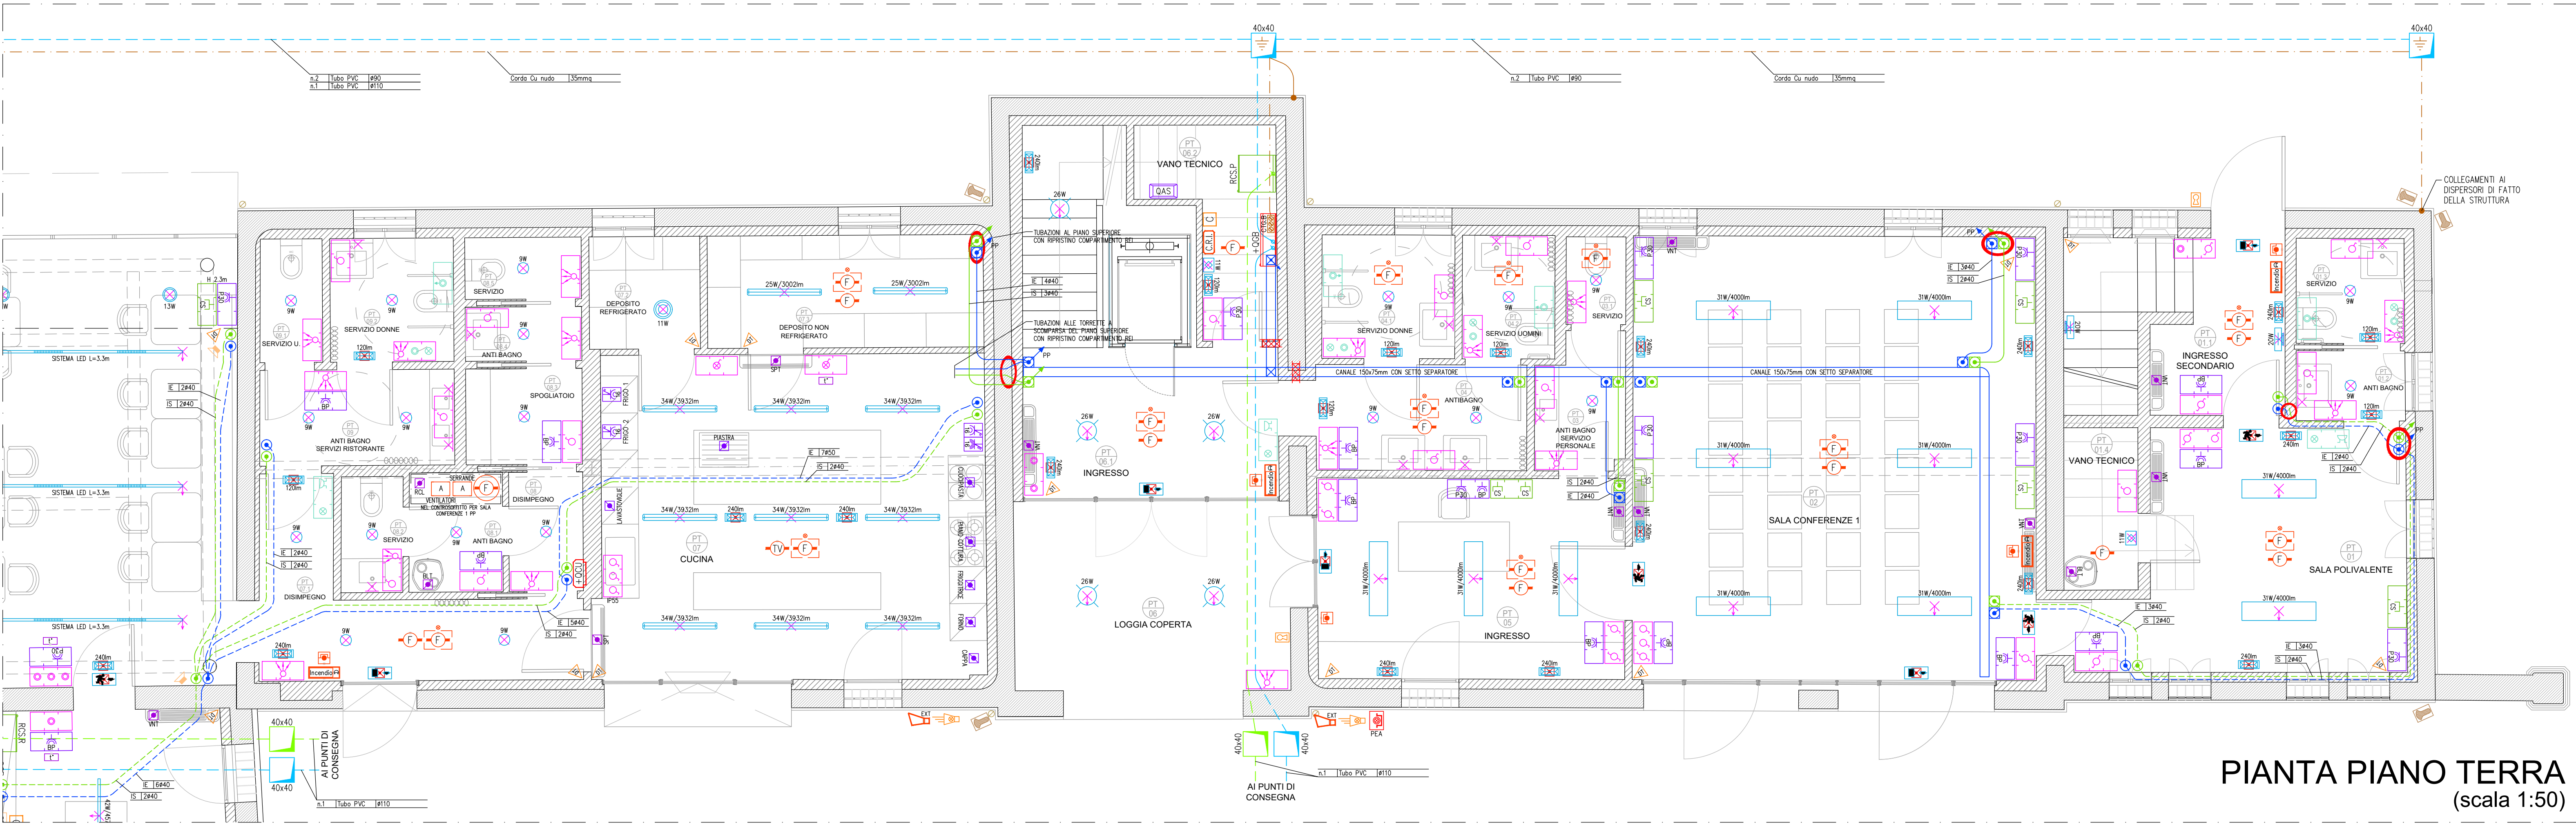


LEGENDA SIMBOLI

Simbolo	Descrizione	Simbolo	Descrizione
	Quadro di distribuzione in esecuzione ad armadio		App. illum. a sospensione, led 31W / 4000lm, ot. microprismatica
	Pulsante di sgancio d'emergenza		App. illum. a sospensione, led 60W / 5920lm, ot. microprismatica, DALI
	Canale metallico portacavi 150x75mm con coperchio e sotto separatore		App. illum. a sospensione D332, led 26W / 2810lm, ot.opale, diretta/indiretta
	Conduttura in tubazione incassata (IE / IS)		Apparecchio illuminante con lampada led 25W / 3001lm, IP65
	Cassetta di derivazione in esecuzione da incasso		Apparecchi illuminante a faretto da incasso 9W / 1040lm
	Cassetta di derivazione in esecuzione a vista		Apparecchio illuminante a parete led 11W / 816lm
	Cavidotto interrato a doppia camera (IE / IS)		App. illum. a parete, luce diretta/indiretta, led 23W / 790lm
	Pozzetto interrato per smistamento cavi		Punto luce per gruppo autonomo d'emergenza
	Dispensore orizzontale in corda di rame nudo da 35mmq		Gruppo autonomo d'emergenza con lampada led 120/240lm
	Dispensore verticale a picchetto in pozzetto ispezionabile		Gruppo autonomo con segnalazione uscita d'emergenza, 170lm, visib. 20m
	Collettore generale di terra		Gruppo autonomo con segnalazione via di fuga, 170lm, visib. 20m
	Ripristino compartimento REI		Punto comando pulsante per ausiliari per allarme Wc disabili
	Scalofa portapparecchi 3 posti		Punto comando pulsante a tirante per allarme Wc disabili
	Torretta porta-apparecchi a scomparsa 8mod		Spia di segnalazione per allarme Wc disabili
	Punto presa bipasso 2P+T 10/16A		Punto ronzatore per allarme Wc disabili
	Punto presa UNEL P30 2P+T 10/16A		Armadio Rack cablaggio strutturato
	Punto comando pulsante unipolare doppio per finestre motorizzate		Punto presa cablaggio strutturato cat.6
	Punto alimentazione schermo proiezione		Centralina rivelazione incendi
	Punto alimentazione videoproiettore		Pulsante manuale rivelazione incendi
	Quadro bordo macchina ascensore		Allarme incendio ottico / acustico
	Punto alimentazione ventiloconvettore		Sirena antincendio esterna
	Punto alimentazione recuperatore di calore		Rilevatore ottico di fumo
	Punto alimentazione unità esterna pompa di calore		Rilevatore ottico di fumo per condotte d'aria
	Punto comando interruttore unipolare		Rilevatore ottico di fumo entro controsoffitto con spia ripetitrice
	Punto comando deviatore unipolare		Modulo di uscita a relé per attuazione imp. antincendio
	Punto comando interruttore ad infrarossi passivi		Predisposizione punto centralina impianto antintrusione
	Punto comando pulsante unipolare		Predisposizione punto comando disinserire impianto antintrusione
	Punto luce singolo a soffitto		Predisposizione punto rilevatore a doppia tecnologia
	Punto luce singolo a parete		Predisposizione punto sirena esterna impianto antintrusione
	Punto luce singolo a sospensione		Predisposizione per telecamera fissa da esterno impianto TVcc

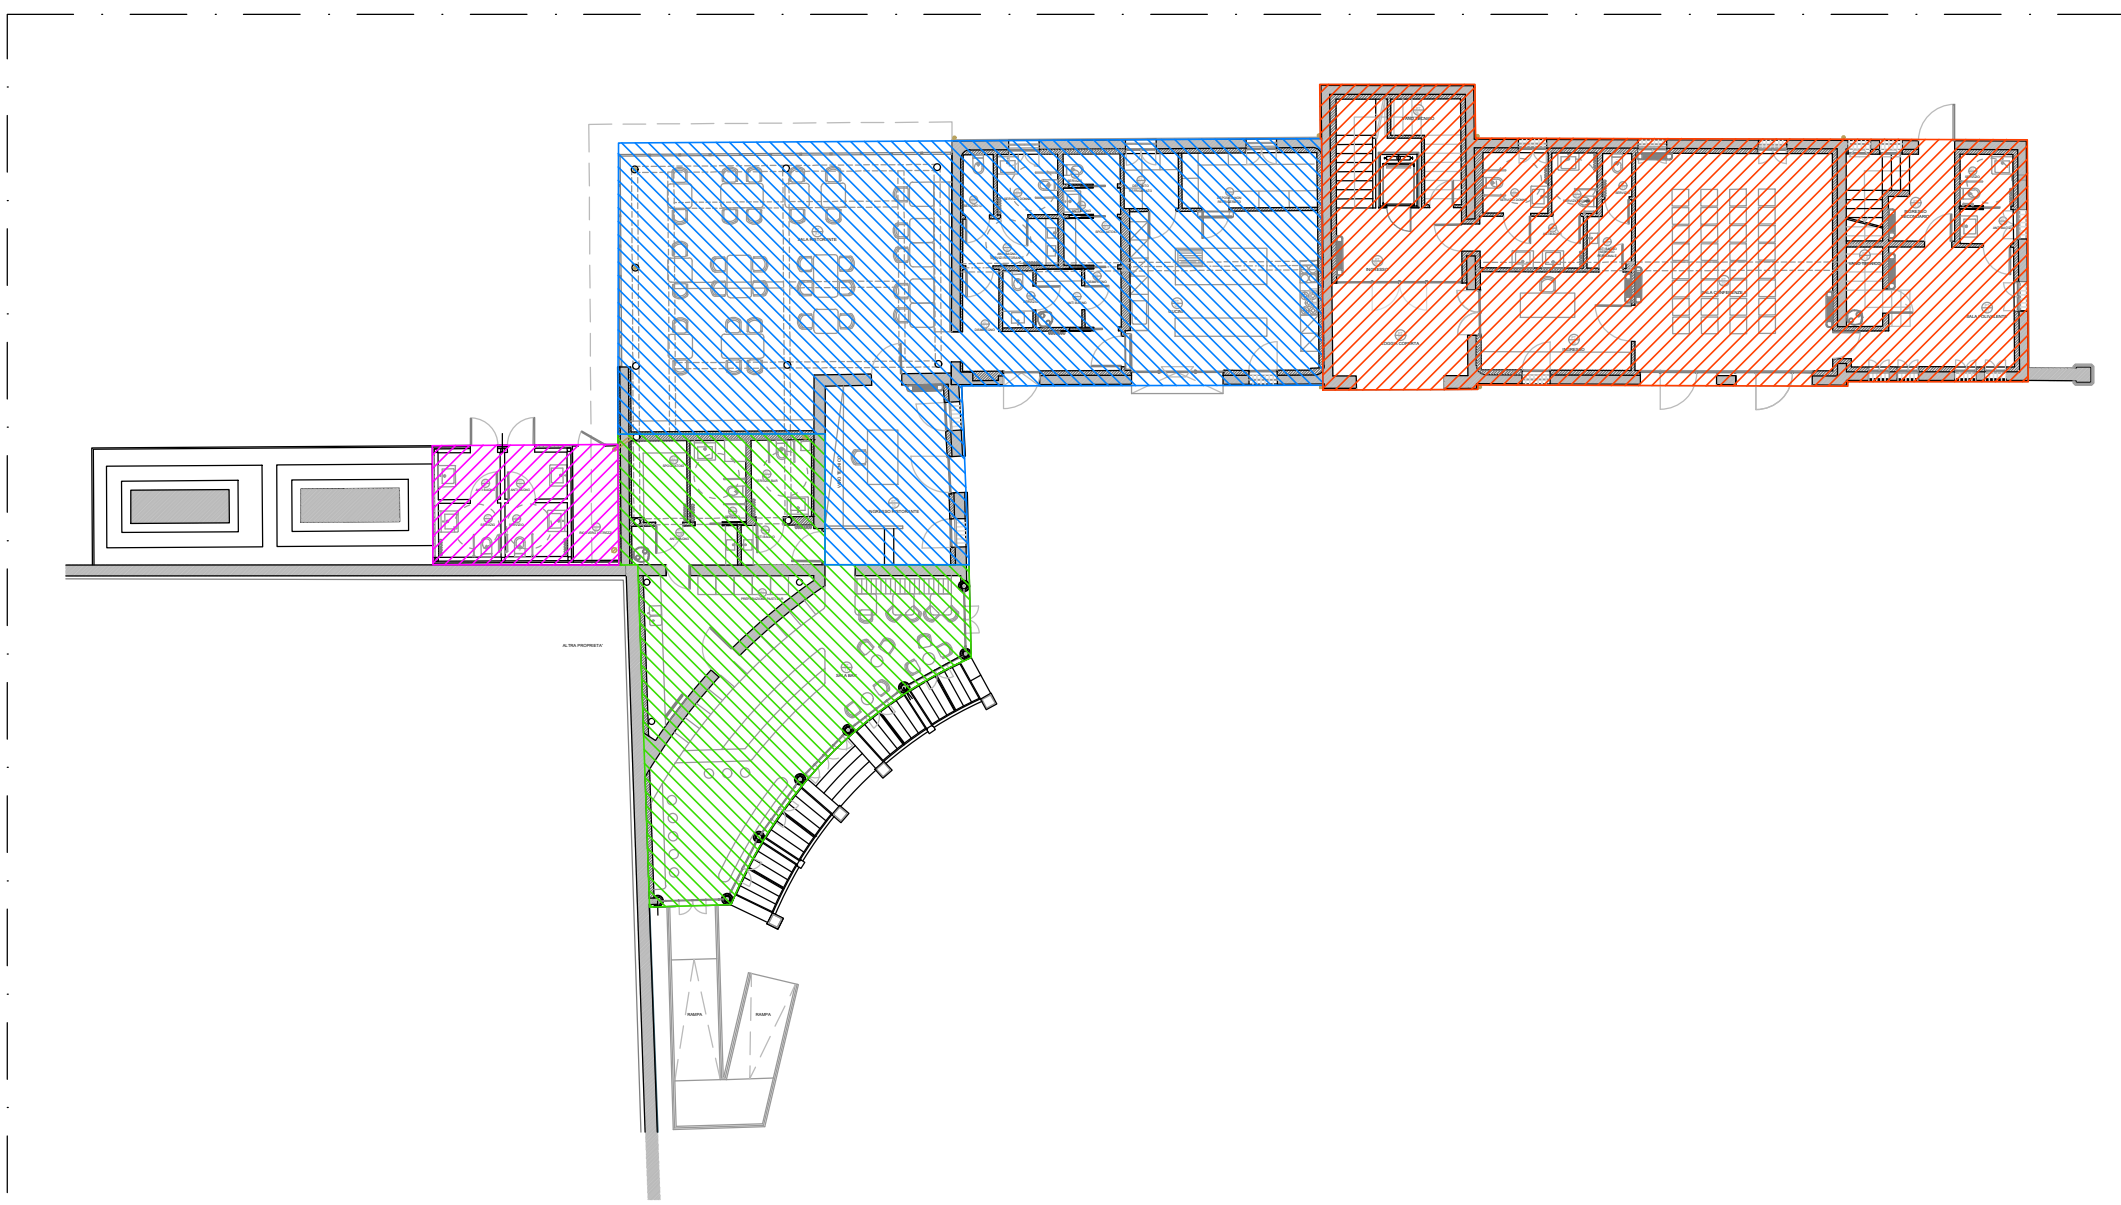

PIANTA LOCALIZZAZIONE AREE
(scala 1:250)

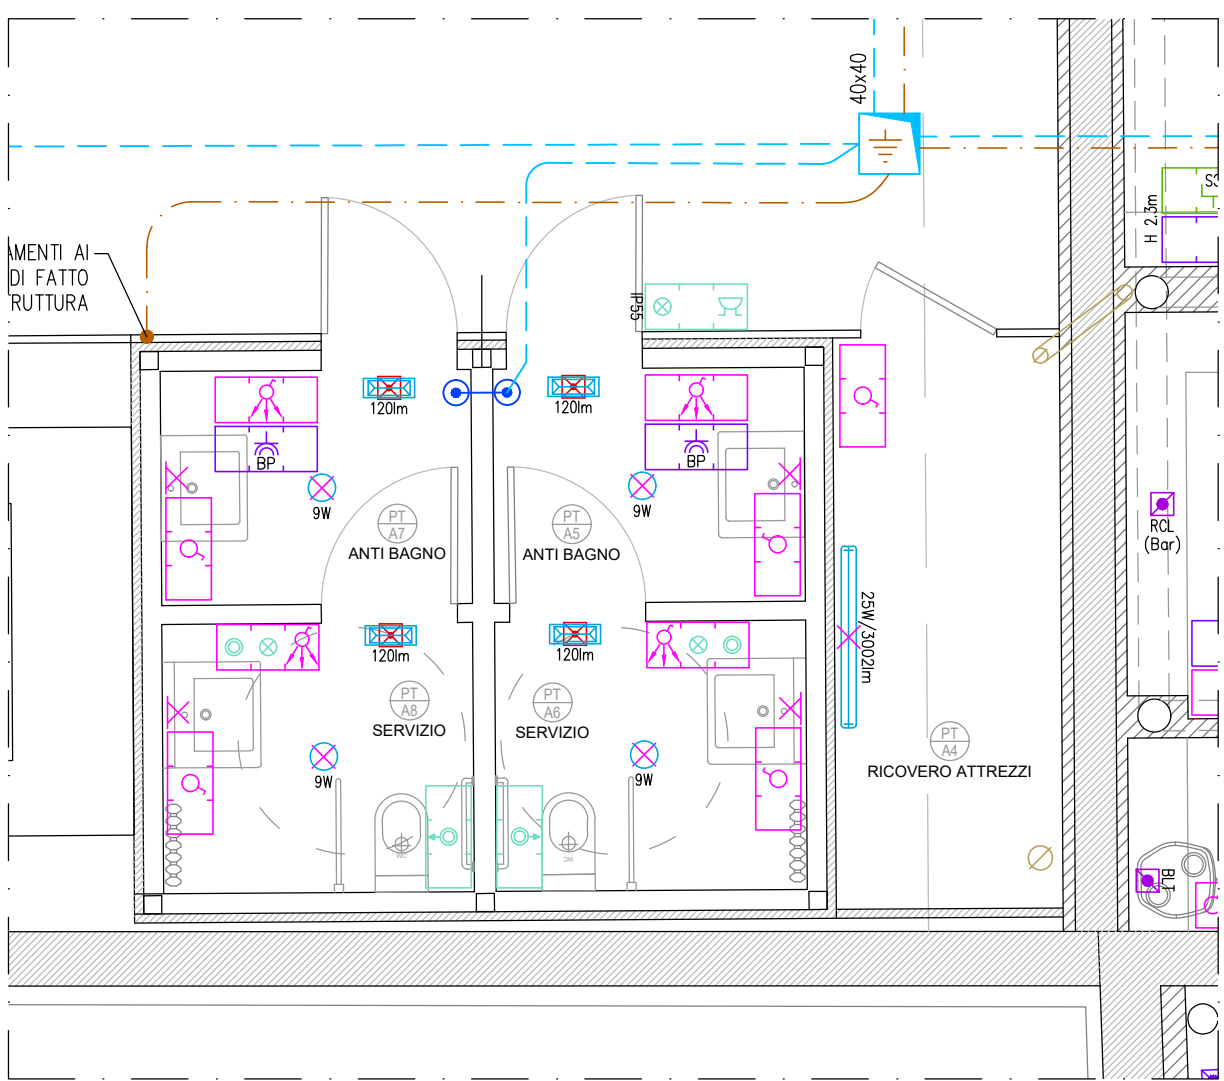

PIANTA SERVIZI ESTERNI
(scala 1:50)

COMUNE DI
SANTA LUCIA DI PIAVE

Comune di Santa Lucia di Piave Provincia di Treviso Regione Veneto

RESTAURO, MIGLIORAMENTO SISMICO
ED EFFICIENTAMENTO ENERGETICO
DELLA BARCHESSA DI PALAZZO ANCILOTTI

studio_difilab
progetto_architettonico
progetto_strutturale

E01

ZONA POLIFUNZIONALE:
Disegno planimetrico condutture e dotazioni
impianto elettrico e impianti speciali

aggiornamento
cod. 11.20E_DP-E0.dwg

02.03.2020

Responsabile unico del Procedimento
dott.ssa Anna Rita Speranza

progettisti
arch. Susanna Maset

ing. Firenze Camiel

q/m

Firenze Camiel ingegnere Susanna Maset architetto
via Trieste, 20/a 31050 San Vendemiano (TV) piva 0427351034
0423 779523 - 0423 476140 www.studioq/m

Il presente disegno è di nostra proprietà e non può essere riprodotto né consegnato a terzi senza nostra autorizzazione